


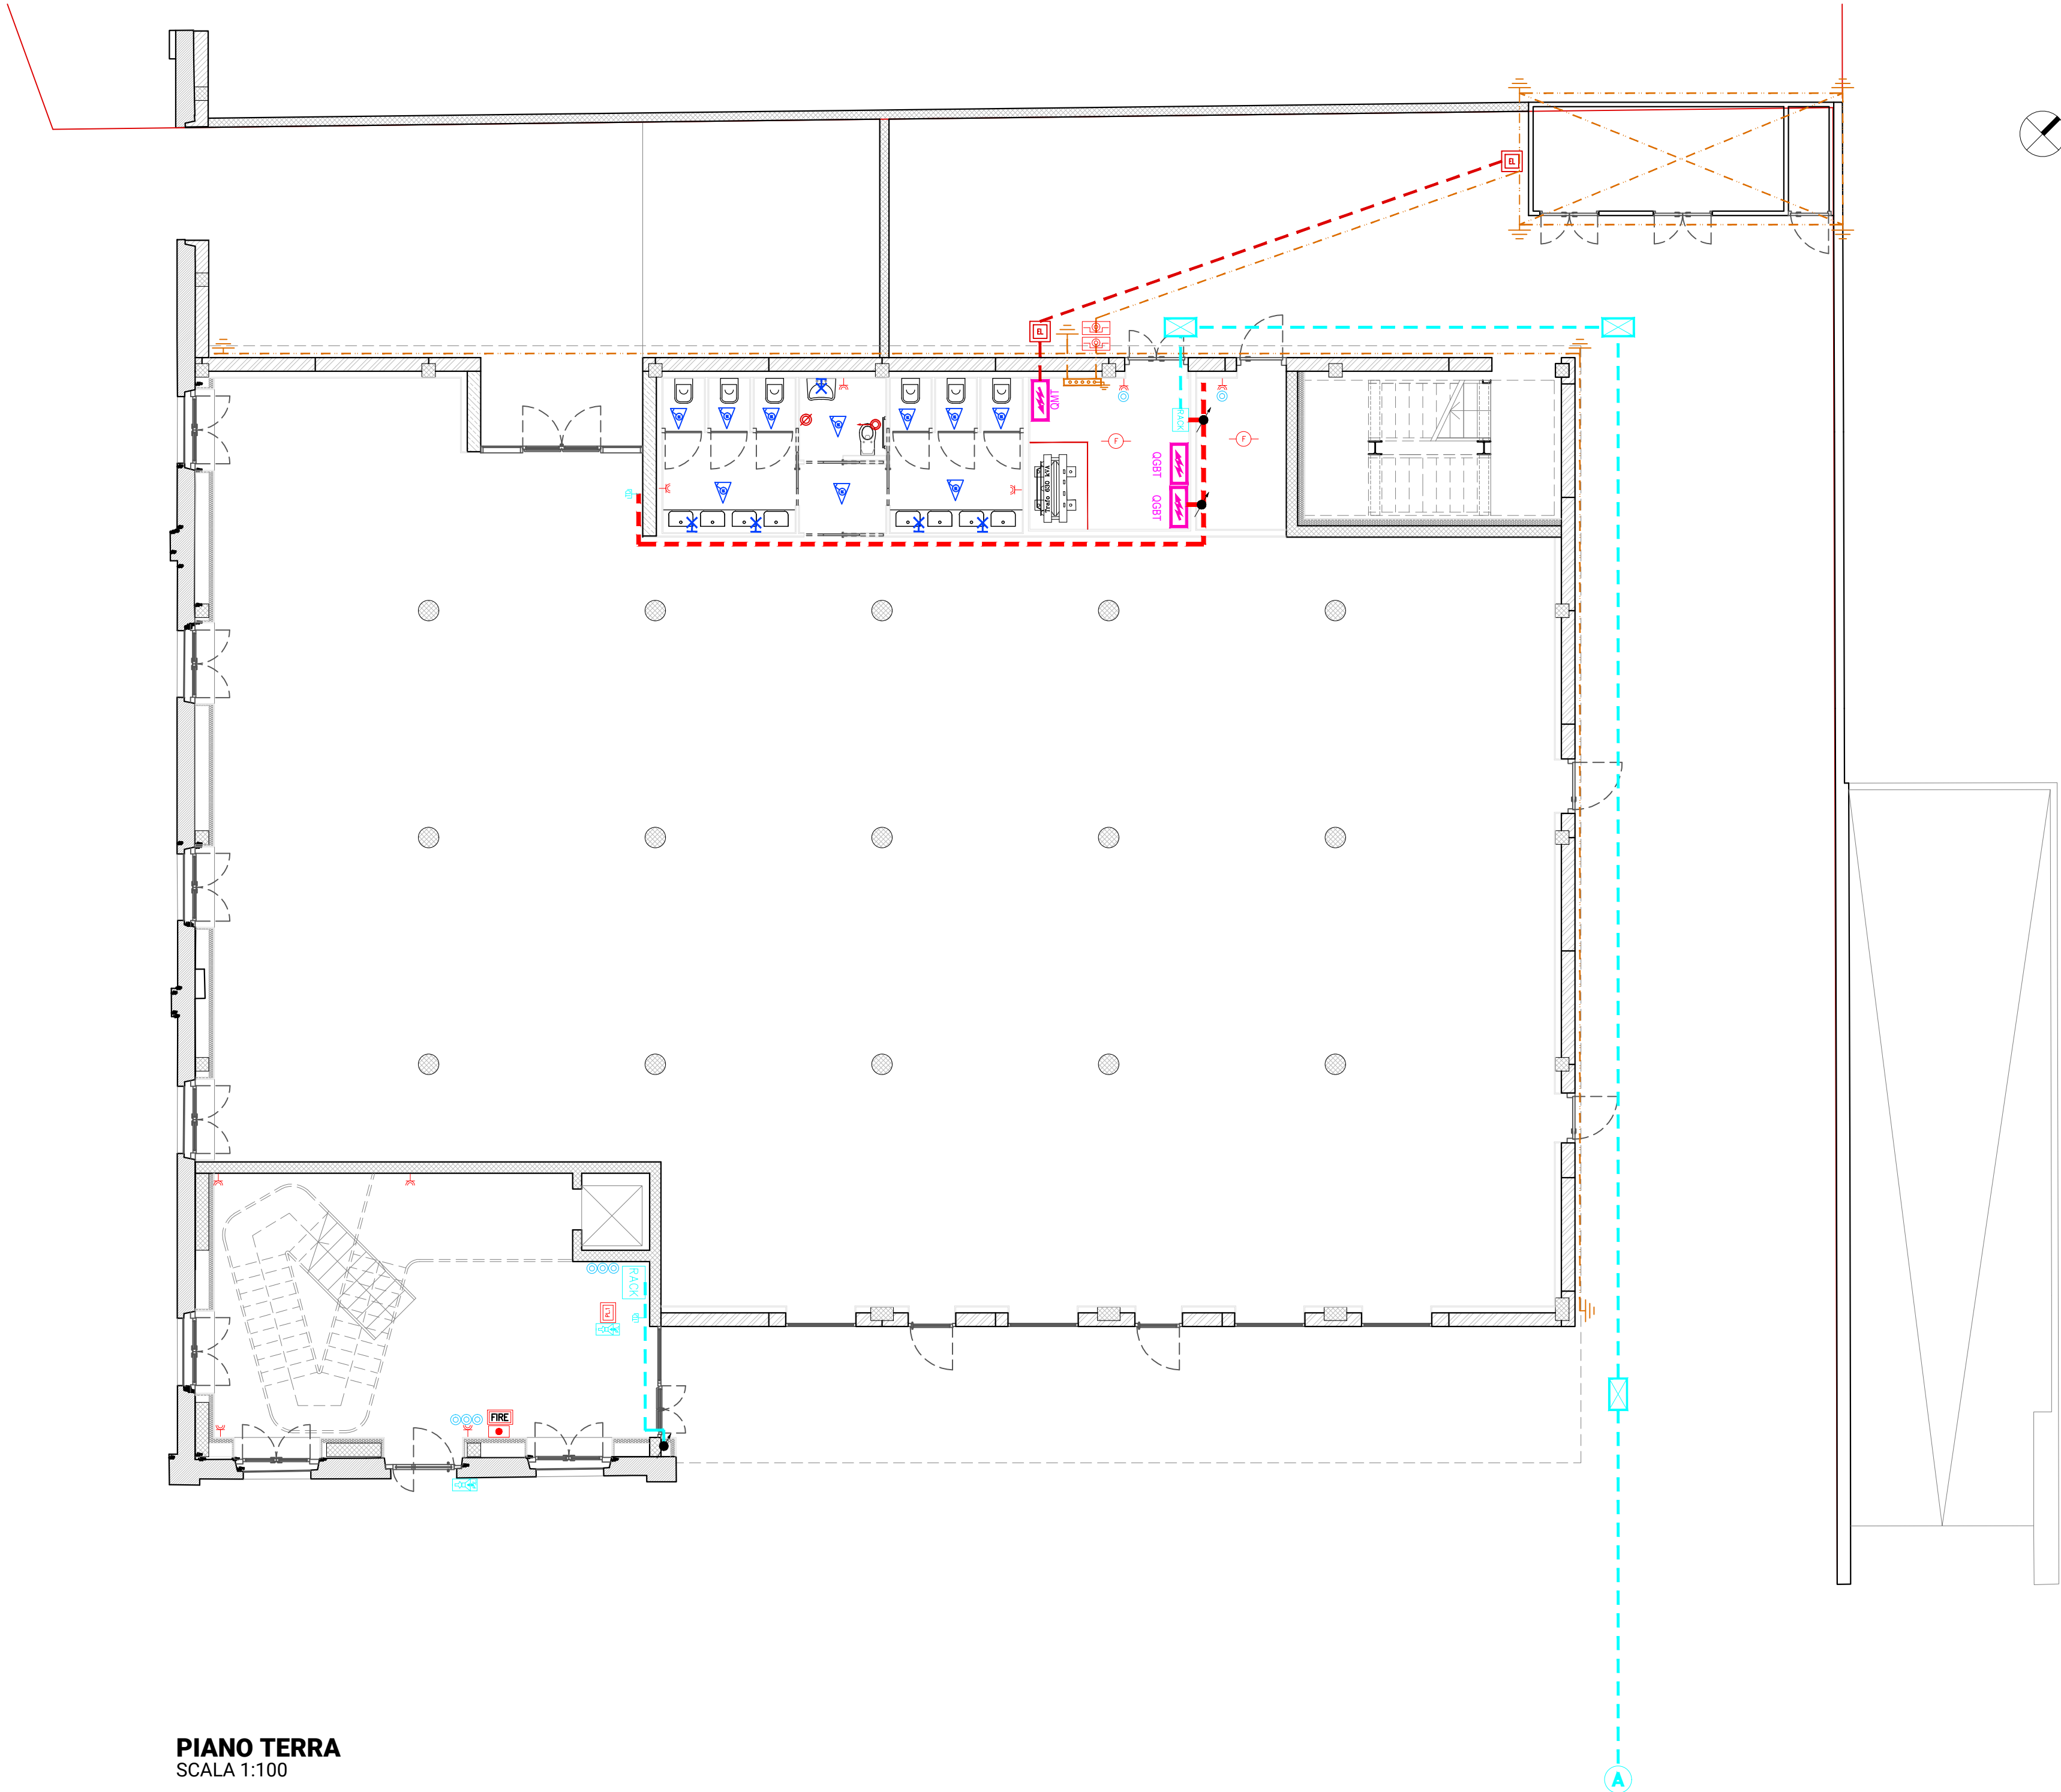

LEGENDA SIMBOLI	
	QUADRO ELETTRICO
	PULSANTE UNIPOLARE
	SENSORE ACC. LUCI
	PUNTO LUCE A PARETE
	PRESA UNEL 10/16
	PRESA TRASMISSIONE DATI RJ45
	POSTAZIONE FM DI LAVORO
	PRESA INTERBLOCCATA CON FUSIBILI 2P+T 16A
	PRESA INTERBLOCCATA CON FUSIBILI 3P+T 16A
	TIRANTE BAGNO ALLARME WC DISABILE
	ALLARME OTTICO ACUSTICO WC DISABILE
	PULSANTE RESET ALLARME WC DISABILE
	POSTO INTERNO VIDEOCITOFONICO
	POSTO ESTERNO VIDEOCITOFONICO
	PUNTO ALIMENTAZIONE UNITA' INTERNA
	PUNTO ALIMENTAZIONE UNITA' ESTERNA
	PUNTO ALIMENTAZIONE RECUPERATORE DI CALORE
	PUNTO ALIMENTAZIONE PORTA ELETTRICA
	IDENTIFICAZIONE CIRCUITO DI ALIMENTAZIONE DA QE
	POZZETTO 40X40
	QUADRO RACK
	PULSANTE DI SGANCIO GENERALE DA PARETE IP55
	COLLETTORE DI TERRA
	DISPENSORE A CROCE FEZN MT2
	MONTANTE CANALIZZAZIONE
	PASS. A. RETE 400X54 IMPIANTO CON SEPARATORE
	CAVIDOTTO SOTTOPAVIMENTO RETE DATI
	CORDA DI RAME NUDA Ø 50mmq
	N3 CAVIDOTTI INTERRATI Ø 200
	POZZETTO ROMPITRATTA 40X70
	ALLACCIO A RETE DATI ESISTENTE

LEGENDA RIVELAZIONE INCENDI	
	CENTRALE IMPIANTO RILEVAZIONE FUMI CON ALIMENTATORE E COMBINATORE TELEFONICO
	SIRENA OTTICO ACUSTICA INDIRIZZATA
	PULSANTE ALLARME INCENDIO INDIRIZZATO
	RILEVATORE OTTICO DI FUMO INSTALLATO NEL CONTROSOFFITTO
	RILEVATORE OTTICO DI FUMO IN AMBIENTE
	SPECULA PER RIQUADRO ALLARME IN AMBIENTE
	MAGNETE PER PORTE REI
	DIFFUSORE 100V 6W DA INCASSO
	CENTRALE EVAC

FINANZIATO DA



ACCORDO DI RILANCIO ECONOMICO SOCIALE E TERRITORIALE (AREST) FINALIZZATA AD ATTUARE UN PROGRAMMA DI INTERVENTI CHE FAVORISCA L'ATTRATTIVITÀ E LA COMPETITIVITÀ DI TERRITORI E IMPRESE E IL SOSTEGNO ALL'OCCUPAZIONE

COMMITTENTE



COMUNE DI BUSTO GAROLFO
Città Metropolitana di Milano
Piazza A. Diaz, 1
20038 - Busto Garolfo (MI)

IN PARTENARIATO CON

BANCA DI CREDITO COOPERATIVO di Busto Garolfo e Buguggiate S.c.r.l.
Via Manzoni 50
20038 - Busto Garolfo (MI)

BIRRIFICIO DI LEGNANO S.r.l.
Via San Vittore 40
20123 - Milano (MI)

PROGETTO DI RIQUALIFICAZIONE DELL'EDIFICIO EX TESSITURA PESSINA & SALA

CUP: C78C22000760004

Via Verdi 1, Busto Garolfo (MI)

PROGETTISTI

CAPOGRUPPO

Arch. Riccardo Carnaghi
Via Induno 6, Busto Garolfo (MI)
Ordine degli Architetti di Milano n. 20527
C.F. CRNRCR93D13E514R
P.IVA 10621250967
Tel. +39 333 7513432
riccardocarnaghi@ortles.eu

MANDANTI

Arch. Matteo Bellini
Via S. Giuseppe 95, Foresto Sperso (BG)
Ordine degli Architetti di Bergamo n. 3181
C.F. BELLMTT190A24437A
P.IVA 04367310168
Tel. +39 346 3709799
matteobellini@ortles.eu

E Plus Studio S.r.l.
Società d'ingegneria
Via G. Battista Pergolesi 6, Milano (MI)
C.F. 07923140961
P.IVA 01780320030
Tel. +39 0382 572825
info@e-plus.it

Dott. Geol. Marco Stoppa
Strada Blandrate 24, Novara (NO)
Ordine dei Geologi del Piemonte n.482
C.F. STPMRC75E26F952K
P.IVA 01780320030
Tel. +39 0321 407246
marco.stoppa@geologipiemonte.it

TIMBRO E FIRMA



RESPONSABILE UNICO DEL PROCEDIMENTO

Arch. Andrea Fogagnolo
Responsabile Area Demanio e
Patrimonio Immobiliare

CONSULENTI

Arch. Giorgio Faccincani
Ing. Matteo Monegato
P.I. Gabriele Latini

PROGETTO ESECUTIVO

ELABORATO

Progetto impianto elettrico - Distribuzione generale, schema BUS, FM e speciali - Piano terra

SCALA

1:100

	Data	Revisione	Descrizione
1	7 maggio 2024		
2			
3			
4			

TAVOLA

E.01