



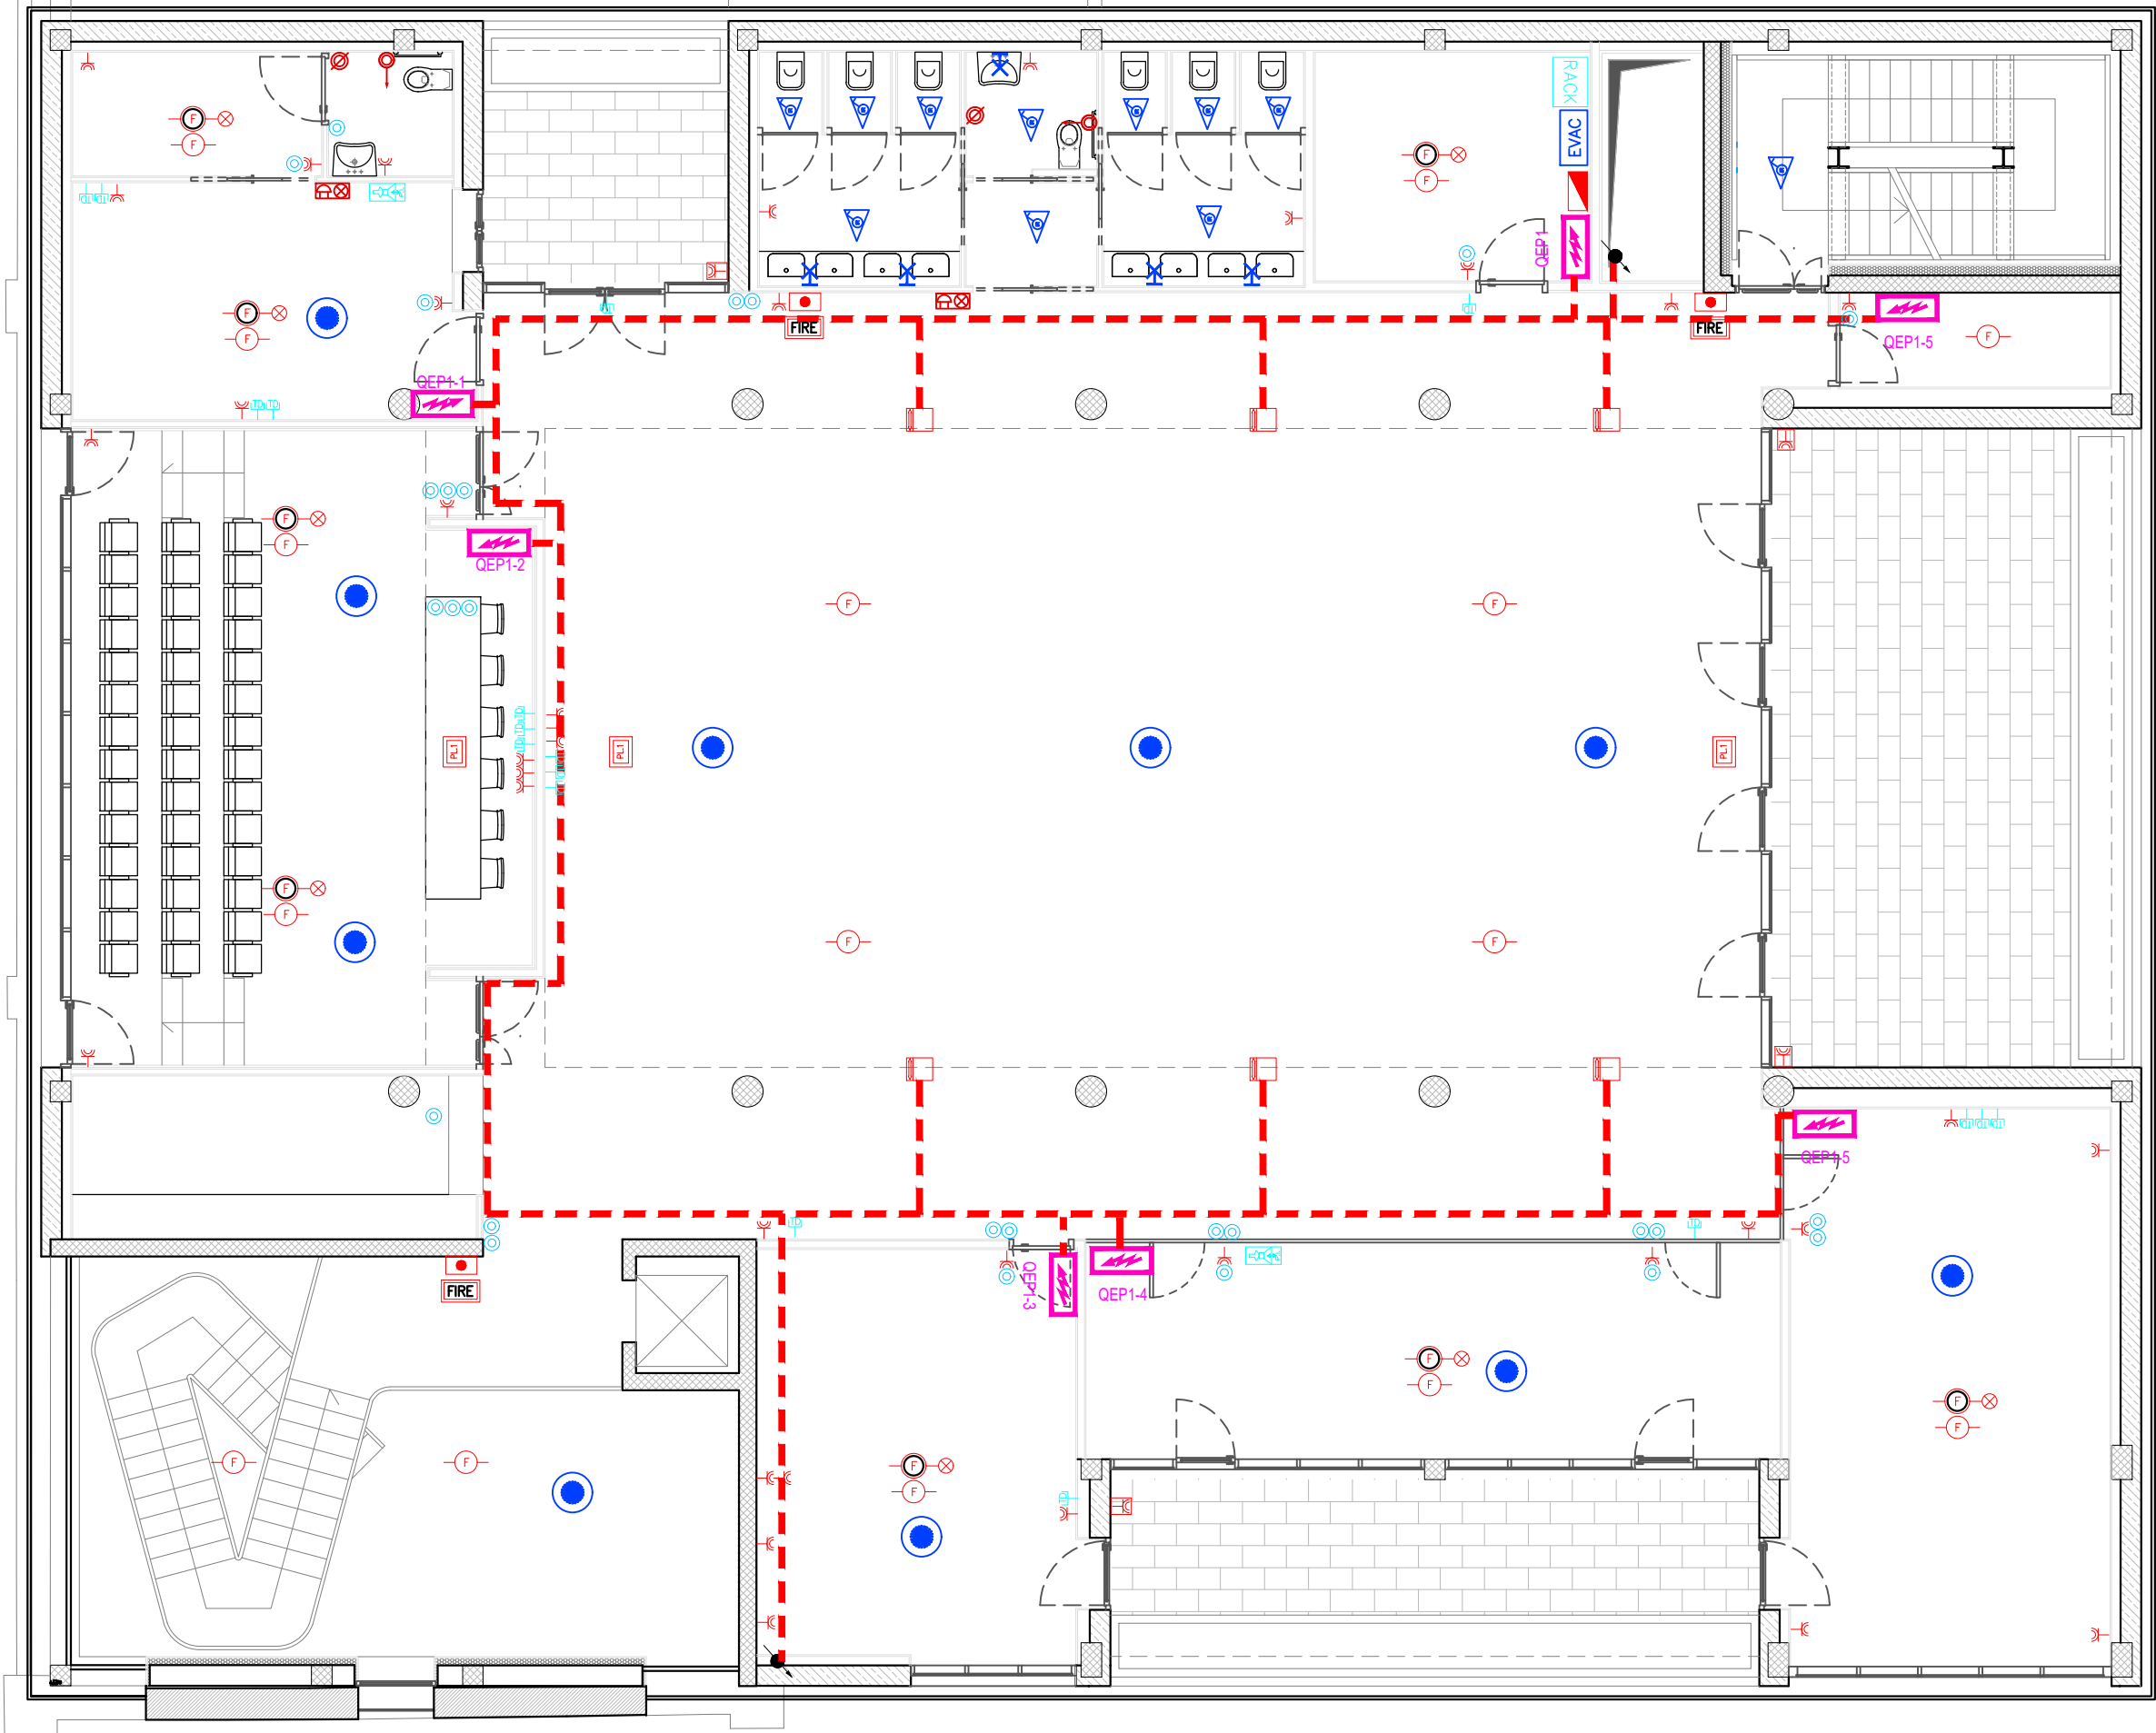

PIANO PRIMO  
SCALA 1:100

| LEGENDA SIMBOLI         |                                                 |
|-------------------------|-------------------------------------------------|
|                         | QUADRO ELETTRICO                                |
|                         | PULSANTE UNIPOLARE                              |
|                         | SENSORE ACC. LUCI                               |
|                         | PUNTO LUCE A PARETE                             |
|                         | PRESA UNEL 10/16                                |
|                         | PRESA TRASMISSIONE DATI RJ45                    |
|                         | POSTAZIONE FM DI LAVORO                         |
|                         | PRESA INTERBLOCCATA CON FUSIBILI 2P+T 16A       |
|                         | PRESA INTERBLOCCATA CON FUSIBILI 3P+T 16A       |
|                         | TIRANTE BAGNO ALLARME WC DISABILE               |
|                         | ALLARME OTTICO ACUSTICO WC DISABILE             |
|                         | PULSANTE RESET ALLARME WC DISABILE              |
|                         | POSTO INTERNO VIDEOCITOFONICO                   |
|                         | POSTO ESTERNO VIDEOCITOFONICO                   |
|                         | PUNTO ALIMENTAZIONE UNITA' INTERNA              |
|                         | PUNTO ALIMENTAZIONE UNITA' ESTERNA              |
|                         | PUNTO ALIMENTAZIONE RECUPERATORE DI CALORE      |
|                         | PUNTO ALIMENTAZIONE PORTA ELETTRICA             |
|                         | IDENTIFICAZIONE CIRCUITO DI ALIMENTAZIONE DA QE |
|                         | POZZETTO 40X40                                  |
|                         | QUADRO RACK                                     |
|                         | PULSANTE DI SGANCIO GENERALE DA PARETEC IP55    |
|                         | COLLETTORE DI TERRA                             |
|                         | DISPERSORE A CRRUCE FEZN MT2                    |
| MONTANTE CANALIZZAZIONE |                                                 |
|                         | PASS. A. RETE 400X54 IMPIANTO CON SEPARATORE    |
|                         | PASS. A. RETE 300X54                            |
|                         | CORDA DI RAME NUDA Ø 50mmq                      |
|                         | N3 CAVIDOTTI INTERRATI Ø 200                    |

| LEGENDA RIVELAZIONE INCENDI |                                                                              |
|-----------------------------|------------------------------------------------------------------------------|
|                             | CENTRALE IMPIANTO RILEVAZIONE FUMI CON ALIMENTATORE E COMBINATORE TELEFONICO |
|                             | SIRENA OTTICO ACUSTICA INDIRIZZATA                                           |
|                             | PULSANTE ALLARME INCENDIO INDIRIZZATO                                        |
|                             | RILEVATORE OTTICO DI FUMO INSTALLATO NEL CONTROSOFFITTO                      |
|                             | RILEVATORE OTTICO DI FUMO IN AMBIENTE                                        |
|                             | SPECULA PER RIPORTO ALLARME IN AMBIENTE                                      |
|                             | MAGNETE PER PORTE REI                                                        |
|                             | ATTUATORE PER APERTURA AUTOMATIZZATA SERRAMENTO PER SMALTIMENTO FUMO         |
|                             | DIFFUSORE 100V 6W DA INCASSO                                                 |
|                             | CENTRALE EVAC                                                                |

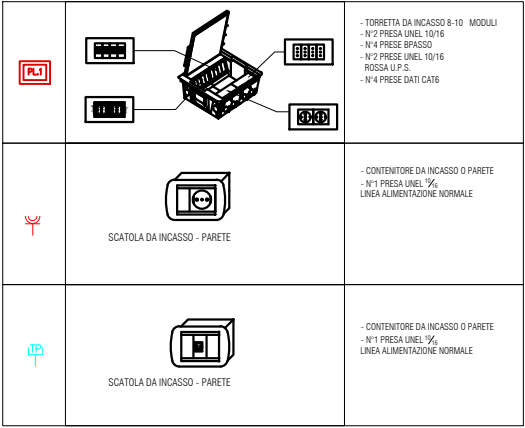

FINANZIATO DA

ACCORDO DI RILANCIO ECONOMICO SOCIALE E TERRITORIALE (AREST) FINALIZZATA AD ATTUARE UN PROGRAMMA DI INTERVENTI CHE FAVORISCA L'ATTRATTIVITÀ E LA COMPETITIVITÀ DI TERRITORI E IMPRESE E IL SOSTEGNO ALL'OCCUPAZIONE

COMMITTENTE

**COMUNE DI BUSTO GAROLFO**  
Città Metropolitana di Milano  
Piazza A. Diaz, 1  
20038 - Busto Garolfo (MI)

IN PARTENARIATO CON

BANCA DI CREDITO COOPERATIVO di Busto Garolfo e Buguggiate S.c.r.l.  
Via Manzoni 50  
20038 - Busto Garolfo (MI)

BIRRIFICIO DI LEGNANO S.r.l.  
Via San Vittore 40  
20123 - Milano (MI)

PROGETTO DI RIQUALIFICAZIONE DELL'EDIFICIO EX TESSITURA PESSINA & SALA

CUP: C78C22000760004  
Via Verdi 1, Busto Garolfo (MI)

PROGETTISTI

CAPOGRUPPO

**Arch. Riccardo Carnaghi**  
Via Induno 6, Busto Garolfo (MI)  
Ordine degli Architetti di Milano n. 20527  
C.F. CRNRCR93D13E514R  
P.IVA 10621250967  
Tel. +39 333 7513432  
riccardocarnaghi@ortles.eu

MANDANTI

**Arch. Matteo Bellini**  
Via S. Giuseppe 99, Foresto Sperso (BG)  
Ordine degli Architetti di Bergamo n. 3181  
C.F. BILMTT190A24437A  
P.IVA 04367310168  
Tel. +39 346 3709799  
matteobellini@ortles.eu

**E Plus Studio S.r.l.**  
Società d'ingegneria  
Via G. Battista Pergolesi 6, Milano (MI)  
C.F. 07923140961  
P.IVA 01780320030  
Tel. +39 0382 572825  
info@e-plus.it

**Dott. Geol. Marco Stoppa**  
Strada Blandrate 24, Novara (NO)  
Ordine dei Geologi del Piemonte n.482  
C.F. STPMRC75E26F952K  
P.IVA 01780320030  
Tel. +39 0321 407246  
marco-stoppa@geologipiemonte.it

TIMBRO E FIRMA

RESPONSABILE UNICO DEL PROCEDIMENTO

**Arch. Andrea Fogagnolo**  
Responsabile Area Demanio e Patrimonio Immobiliare

CONSULENTI

**Arch. Giorgio Faccincani**  
Ing. Matteo Monegato  
P.I. Gabriele Latini

PROGETTO ESECUTIVO

ELABORATO

Progetto impianto elettrico - Distribuzione generale, schema BUS, FM e speciali - Piano primo

SCALA

1:100

|   | Data          | Revisione | Descrizione |
|---|---------------|-----------|-------------|
| 1 | 7 maggio 2024 |           |             |
| 2 |               |           |             |
| 3 |               |           |             |
| 4 |               |           |             |

TAVOLA

E.02