


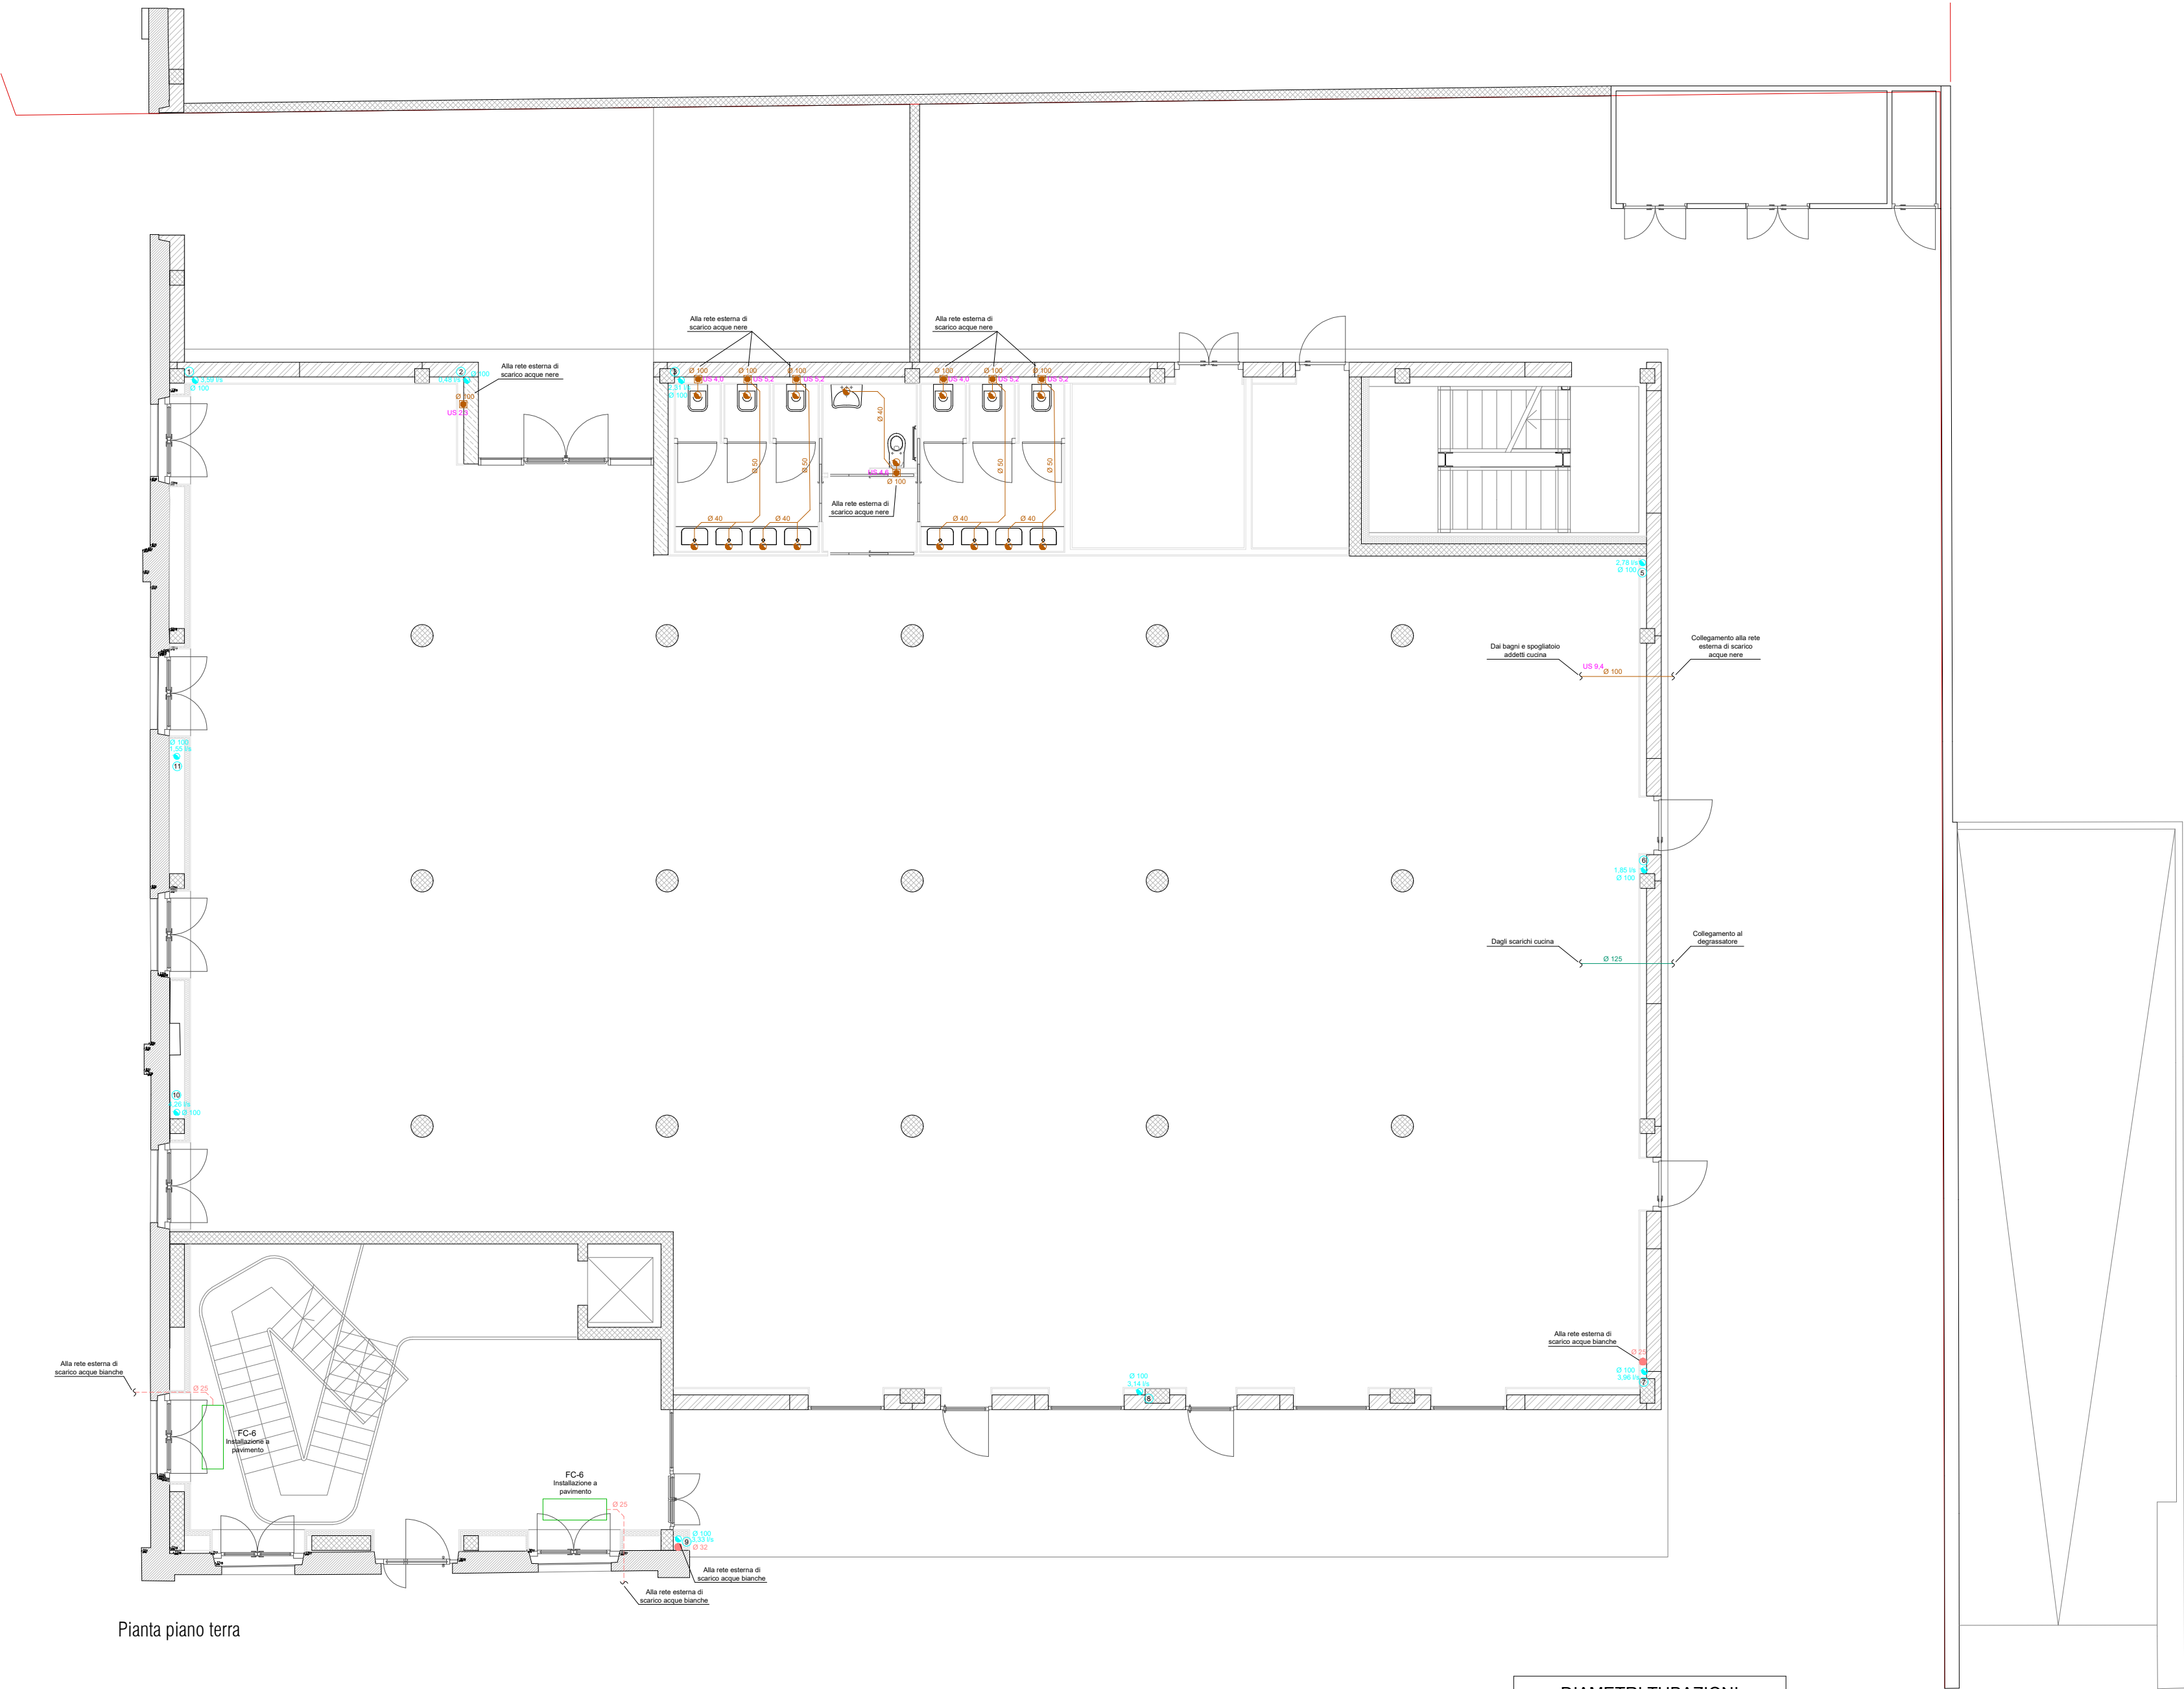

Pianta piano terra

NOTE

- Dove non diversamente indicato le reti di scarico hanno pendenza minima 1% per le acque bianche e 1,5% per le acque nere.
- Le tubazioni di scarico installate sottotraccia e a vista all'interno dei locali saranno realizzate in PEAD o polipropilene con giunzioni mediante bichiere e guarnizione di tenuta elastomerica.
- Le tubazioni installate nei vespai o in controsoffitti non ispezionabili saranno realizzate in PEAD con giunzione mediante saldatura.
- Sulle tubazioni è indicato il diametro nominale, per confronto con norma UNI EN 12056 si faccia riferimento alla tabella.
- Le colonne di sfiato devono essere portate fino alla copertura e terminare con apposito torrino oppure prevedere valvola di aerazione nel controsoffitto.
- Per il diametro di attacco della singola apparecchiatura fare riferimento alla tabella.

ATTACCHI SANITARI

VASO	DN 100
LAVABO	DN 40
BIDE'	DN 40

DIAMETRI TUBAZIONI UNI EN 12056-2

Diametro nominale DN	Diametro interno minimo in mm
30	26
40	34
50	44
60	56
70	68
80	75
90	79
100	96
125	113
150	146
200	184
250	230
300	290

LEGENDA

	TUBAZIONE SCARICO ACQUE NERE A PAVIMENTO Diametro nominale in mm
	ATTACCHI SCARICHI APPARECCHIATURE SANITARIE Diametro nominale in mm
	COLONNE DI SCARICO ACQUE NERE Diametro nominale in mm
	TUBAZIONI DI SCARICO CUCINA Diametro nominale in mm
	TUBAZIONI DI SCARICO CONDENSE IN CONTROSOFFITTO Diametro nominale in mm
	TUBAZIONI DI SCARICO CONDENSE A PAVIMENTO Diametro nominale in mm
	PLUVIALI - Diametro nominale in mm
	NUMERAZIONE PLUVIALI

FINANZIATO DA



ACCORDO DI RILANCIO ECONOMICO SOCIALE E TERRITORIALE (AREST) FINALIZZATA AD ATTUARE UN PROGRAMMA DI INTERVENTI CHE FAVORISCANO L'ATTRATTIVITÀ E LA COMPETITIVITÀ DI TERRITORI E IMPRESE E IL SOSTEGNO ALL'OCCUPAZIONE

COMMITTENTE



COMUNE DI BUSTO GAROLFO
Città Metropolitana di Milano
Piazza A. Diaz, 1
20038 - Busto Garolfo (MI)

IN PARTENARIATO CON

BANCA DI CREDITO COOPERATIVO di Busto Garolfo e Buguggiate S.c.r.l.
Via Manzoni 50
20038 - Busto Garolfo (MI)

BIRRIFICIO DI LEGNANO S.r.l.
Via San Vittore 40
20123 - Milano (MI)

PROGETTO DI RIQUALIFICAZIONE DELL'EDIFICIO EX TESSITURA PESSINA & SALA

CUP: C78C22000760004
Via Verdi 1, Busto Garolfo (MI)

PROGETTISTI

CAPOGRUPPO

Arch. Riccardo Carnaghi
Via Induno 6, Busto Garolfo (MI)
Ordine degli Architetti di Milano n. 20527
C.F. CRNRQR83013ES14R
P.IVA 10621250967
Tel. +39 333 7513432
riccardocarnaghi@ortles.eu

MANDANTI

Arch. Matteo Bellini
Via S. Giuseppe 99, Foresto Spasso (BG)
Ordine degli Architetti di Bergamo n. 3181
C.F. BLUMTT90A244437A
P.IVA 043627310168
Tel. +39 346 3709799
matteobellini@ortles.eu

E Plus Studio S.r.l.
Società d'ingegneria
Via G. Battista Pergolesi 6, Milano (MI)
C.F. 07923140961
P.IVA 07923140961
Tel. +39 0382 572825
info@e-plus.it

Dott. Geol. Marco Stoppa
Strada Biantrate 24, Novara (NO)
Ordine dei Geologi del Piemonte n.482
C.F. STPMRC75E26F952K
P.IVA 01780320050
Tel. +39 0321 407246
marco.stoppa@geologiapiemonte.it

TIMBRO E FIRMA



RESPONSABILE UNICO DEL PROCEDIMENTO

Arch. Andrea Fogagnolo
Responsabile Area Demanio e Patrimonio Immobiliare

CONSULENTI

Arch. Giorgio Faccincani
Ing. Matteo Monegato
P.I. Gabriele Latini

PROGETTO ESECUTIVO

ELABORATO

**Impianto di scarico acque reflue
Piano terra**

SCALA

1:100

	Data	Revisione	Descrizione
1	7 maggio 2024		
2			
3			
4			

TAVOLA

F.09