

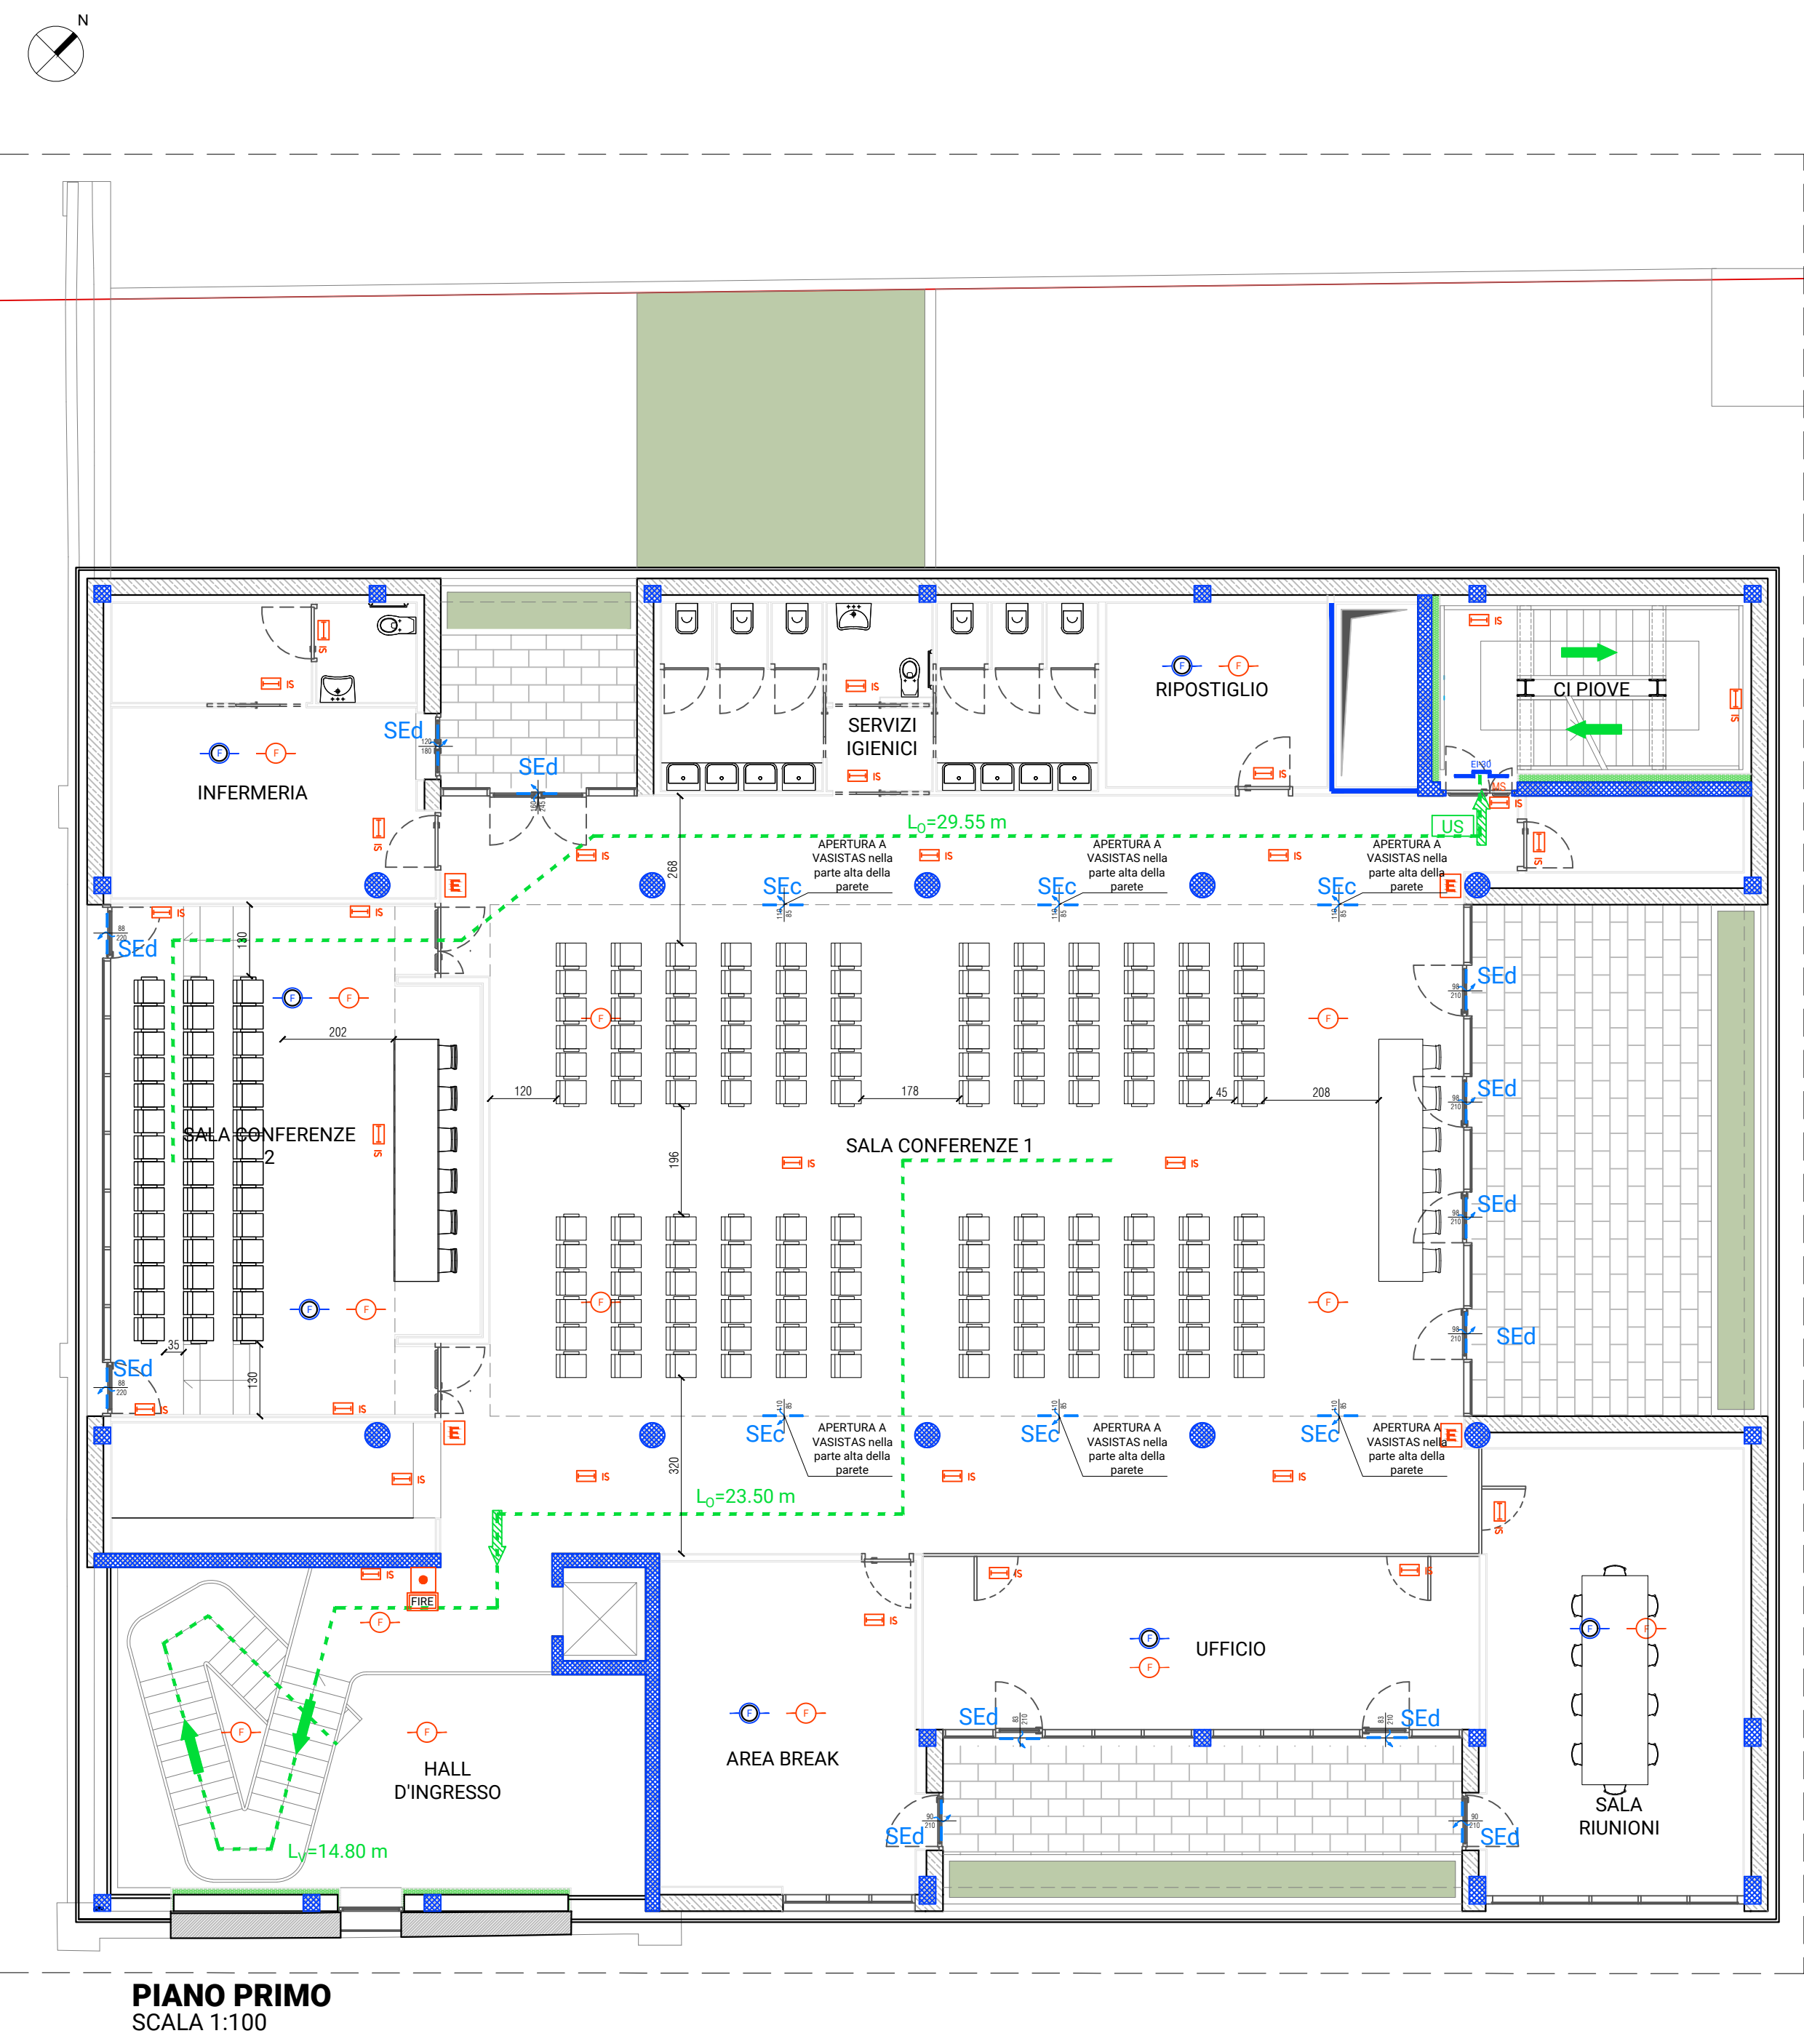


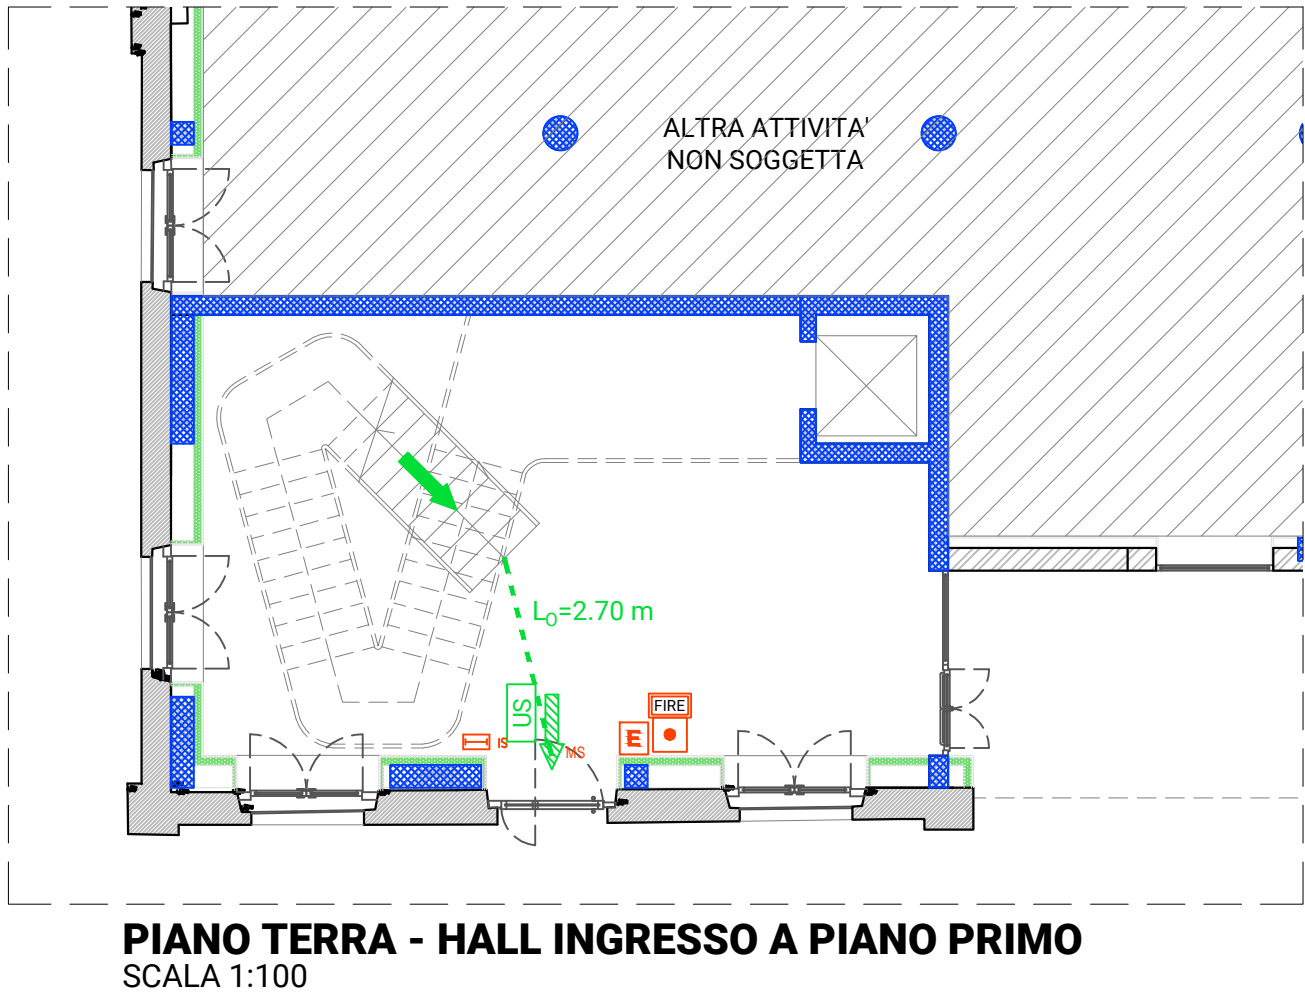

ELEMENTI COSTRUTTIVI E RELATIVE APERTURE		PORTA EI - ELsa
		MANIGLIONE A SPINTA - AUTOCHIUSURA NORMALMENTE CHIUSA - APERTA
		RESISTENZA AL FUOCO R-EI-REI 30
		RESISTENZA AL FUOCO R-EI-REI 60
		RESISTENZA AL FUOCO R-EI-REI 90
SISTEMI E VIE D'ESODO		Percorso d'esodo orizzontale
		Percorso d'esodo verso basso
		Percorso d'esodo verso alto
ESTINTORI		USCITE DI EMERGENZA
		ESTINTORE PORTATILE A POLVERE - 34A-144B
SISTEMI IDRICI ANTINCENDIO		ATTACCO PER AUTOPOMPA - UNI70
		IDRANTE SOPRASUOLO
		COLONNA A SECCO
IMPIANTI ELETTRICI		LUCI DI SICUREZZA - ILLUMINAZIONE DI EMERGENZA
		SISTEMI DI SEGNALEZIONI IMPIANTI DI ALLARME
		SIRENA D'ALLARME OTTICO ACUSTICA
		RILEVATORE DI FUMO OTTICO
SISTEMA SMALTIMENTO FUMI		RILEVATORE DI FUMO NEL CONTROSOFFITTO
		APERTURE PER SMALTIMENTO FUMO

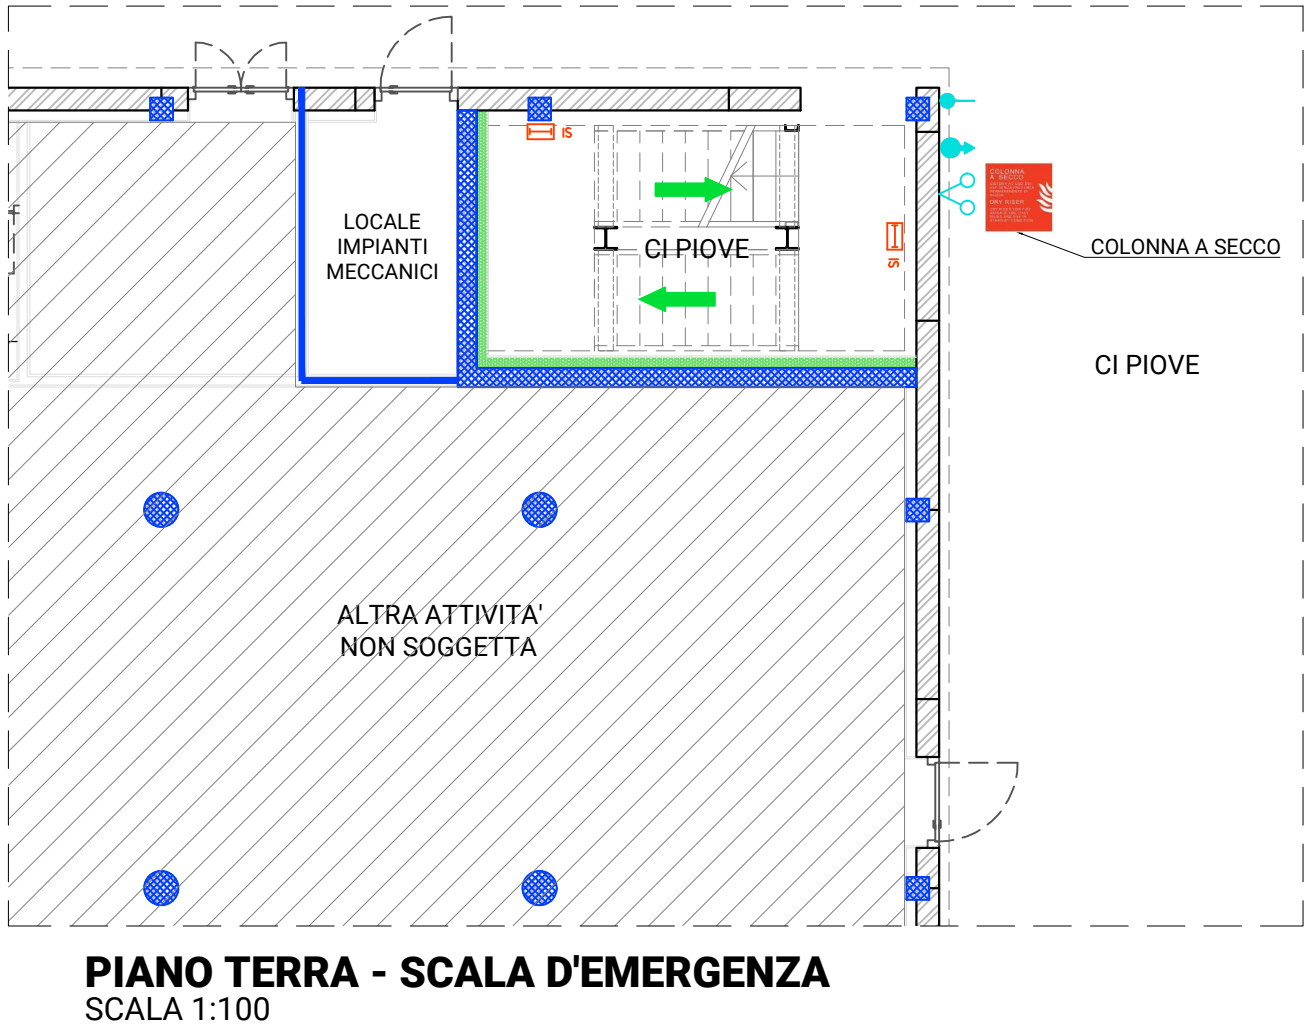

FINANZIATO DA
Regione Lombardia

ACCORDO DI RILANCIO ECONOMICO SOCIALE E TERRITORIALE (AREST) FINALIZZATA AD ATTUARE UN PROGRAMMA DI INTERVENTI CHE FAVORISCA L'ATTRATTIVITÀ E LA COMPETITIVITÀ DI TERRITORI E IMPRESE E IL SOSTEGNO ALL'OCCUPAZIONE

COMMITTENTE



COMUNE DI BUSTO GAROLFO
Città Metropolitana di Milano
Piazza A. Diaz, 1
20038 - Busto Garolfo (MI)

IN PARTENARIATO CON

BANCA DI CREDITO COOPERATIVO di Busto Garolfo e Buguggiate S.c.r.l.
Via Manzoni 50
20038 - Busto Garolfo (MI)

BIRRIFFICIO DI LEGNANO S.r.l.
Via San Vittore 40
20123 - Milano (MI)

PROGETTO DI RIQUALIFICAZIONE DELL'EDIFICIO EX TESSITURA PESSINA & SALA

CUP: C78C22000760004
Via Verdi 1, Busto Garolfo (MI)

PROGETTISTI

CAPOGRUPPO

Arch. Riccardo Carnaghi
Via Induno 6, Busto Garolfo (MI)
Ordine degli Architetti di Milano n. 20527
C.F. 02940910151
P.IVA 04367310168
Tel. +39 333 7513432
riccardocarnaghi@orties.eu

MANDANTI

Arch. Matteo Bellini
Via S. Giuseppe 99, Foresto Spasso (BG)
Ordine degli Architetti di Bergamo n. 3181
C.F. 02940910151
P.IVA 04367310168
Tel. +39 346 3709799
matteobellini@orties.eu

E Plus Studio S.r.l.
Società d'ingegneria
Via G. Battista Pergolesi 6, Milano (MI)
C.F. 07923140961
P.IVA 07923140961
Tel. +39 0382 572825
info@e-plus.it

Dott. Geol. Marco Stoppa
Strada Biondrate 24, Novara (NO)
Ordine dei Geologi del Piemonte n.482
C.F. 02940910151
P.IVA 01780320030
Tel. +39 0321 407246
marco.stoppa@geologiapiemonte.it

TIMBRO E FIRMA

DOTT. INGEGNERE VALERIO LOZIO
LAUREA SPECIALISTICA - SEZIONE A
SETTORE A CIVILE ED AMBIENTALE
ANNO DI ISCRIZIONE: 2009
N° 2833

RESPONSABILE UNICO DEL PROCEDIMENTO

Arch. Andrea Fogagnolo
Responsabile Area Demanio e
Patrimonio Immobiliare

CONSULENTI

Arch. Giorgio Faccincani
Ing. Matteo Monegato
P.I. Gabriele Latini

PROGETTO ESECUTIVO

ELABORATO

SISTEMA DI PREVENZIONE INCENDI
Pianta piano terra e primo

SCALA

1:100

TAVOLA

G.01